


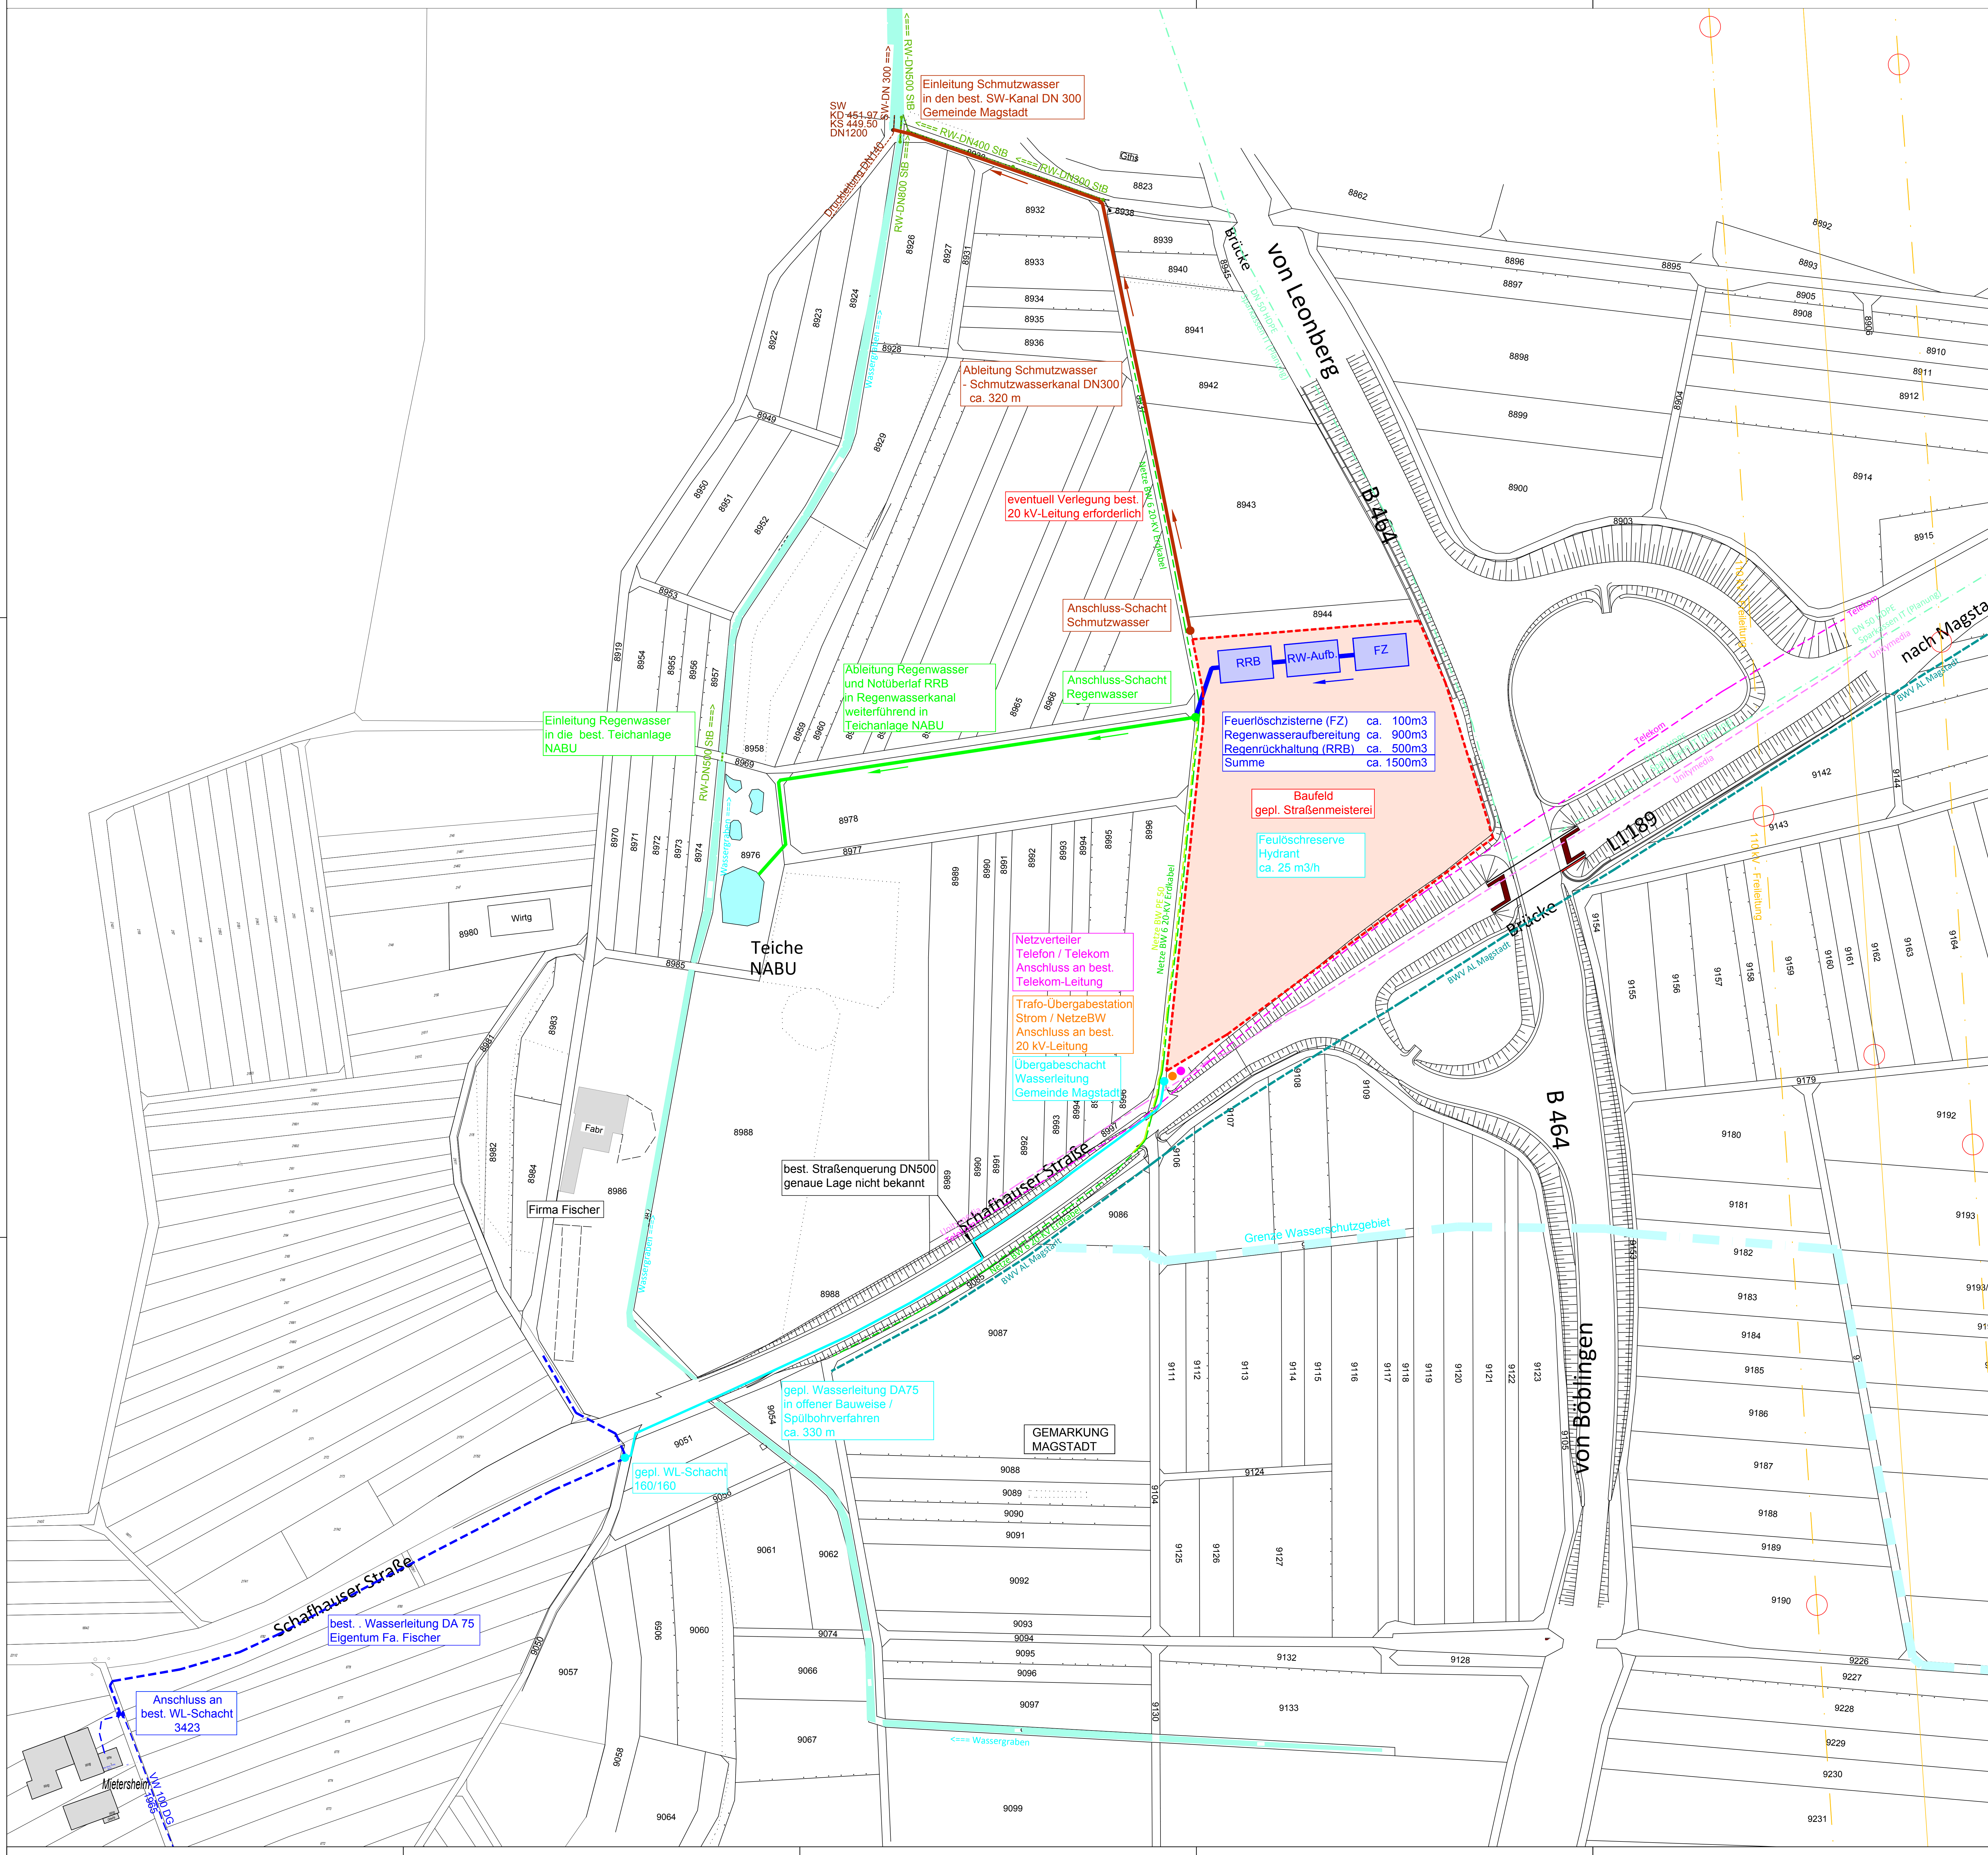

Legende:

- gepl. Baufeld Straßenmeisterei
- gepl. Baufeldgrenze
- gepl. Trasse SW- Kanal
- gepl. Trasse RW- Kanal / Entwässerungsmulde
- gepl. Trasse Wasserversorgung
- gepl. Strom-Versorgung
- gepl. Telekom-Versorgung
- gepl. Sparkassen IT-Leitung
- best. SW-Kanal
- best. RW-Kanal
- best. Wasserleitung
- best. Telekom-Leitung
- best. Unitymedia-Leitung
- best. 20 kV-Leitung NetzeBW
- best. Leerrohr NetzeBW
- best. BWV-Leitung
- best. 110 kV-Freileitung
- best. Wassergraben
- best. Gebäude
- Grenze Wasserschutzgebiet
- Gemarkungsgrenze

Planungsstand: **E N T W U R F**

Index	Ergänzungen / Änderungen	Datum	gezeichnet

IBB Wörm Ingenieure GmbH
Schulstraße 25 71139 Ehningen
Telefon 07034 61970 Telefax 07034 61126
E-Mail: info@ibb-woern.de

Projekt: **Neubau Straßenmeisterei Magstadt**

Bauherr: **Landkreis Böblingen**
Abt. Straßenbauverwaltung und Verkehr

Bauteil: **Übersichtslageplan Ver- und Entsorgungsleitungen im Außenbereich**

Maßstab: 1:1000	Projekt-Nr.: 034.12	Plan-Nr.: E101	Index: -
Blattgröße: 116 x 90	Datum: 12.11.2019	geprüft: IBB	Datum: 12.11.2019
gezeichnet: Ehrler	E101-LP-K-034.12.pdf		